
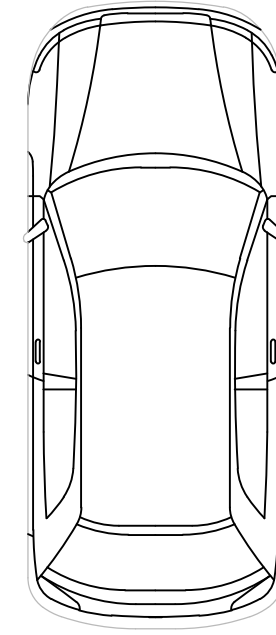


LEGENDAS

- UE Unidade Evaporadora
- UC Unidade Condensadora
- Ponto de força
- Refrigeração
- Ar Condicionado

Lista de Materiais	
Tubo Cobre Flexível	
3/8"	47,97 m

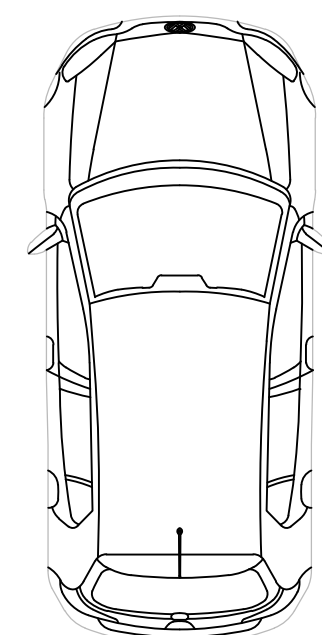

PLANTA BAIXA ESPERA AR-CONDICIONADO
ESCALA 1:50



PREFEITURA MUNICIPAL DE PESCARIA BRAVA

Título
PROJETO AR-CONDICIONADO - UBS SIQUEIRO

Prefeitura Municipal de Pescaria Brava Conteúdo
Projeto Ar-condicionado.

Endereço da Obra
AVENIDA ELIETE DE SOUZA - BAIRRO SIQUEIRO - PESCARIA BRAVA / SC

Resp. Projeto	Medidas/Área Total
ARIELE CORRÊA GUEDES ENGENHEIRA CIVIL - CREA-157268-0	144,85 m²
Resp. Projeto	Data Escala
CÁSSIA GOULART NOGUEIRA ARQUITETA E URBANISTA - CAU: A260955-0	07/08/2023 INDICADA
	N ART Folha
	01 01