


3 PROJETO DE DRENAGEM
PAV. PAV. RUA FRANCISCO MANOEL
 ESCALA 1:250

LEGENDA


Simbologia	Descrição
BL EXISTENTE	Boca de Lobo Existente
BL01	Boca de Lobo
PV01	Poço de Visita
CL01	Caixa de Ligação
→	Sentido do Fluxo
Ø400	Diâmetro
176,82 m	Extensão
i = 3%	Inclinação

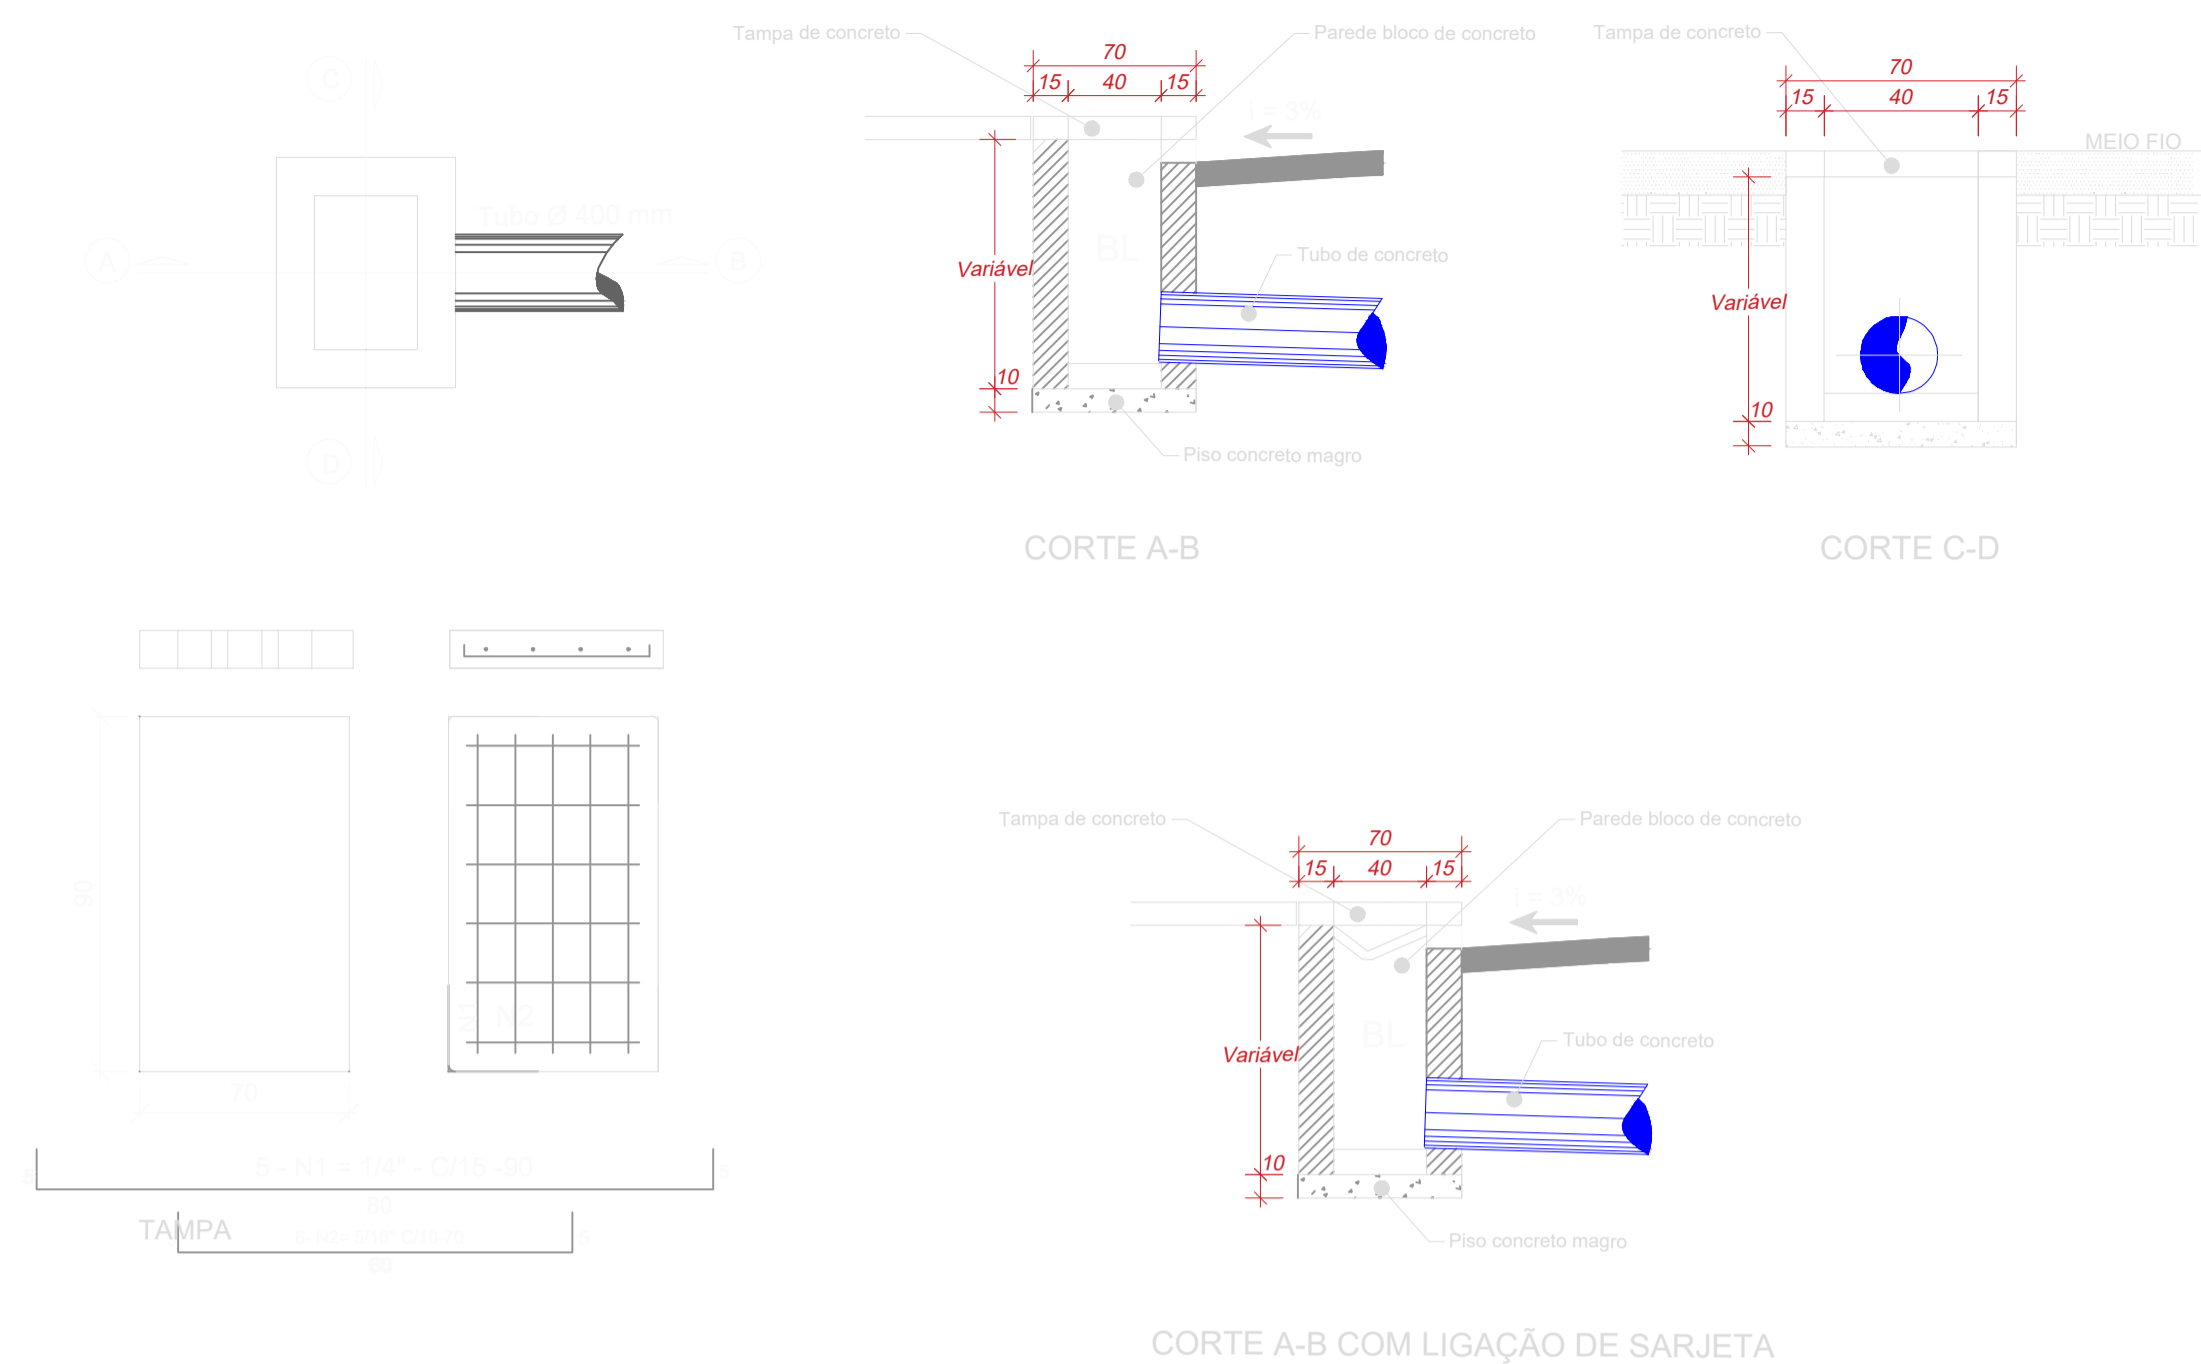


DETALHE DRENAGEM - CAIXA COLETORA SEM ESCALA



DETALHE DRENAGEM - PLANTA BAIXA SEM ESCALA

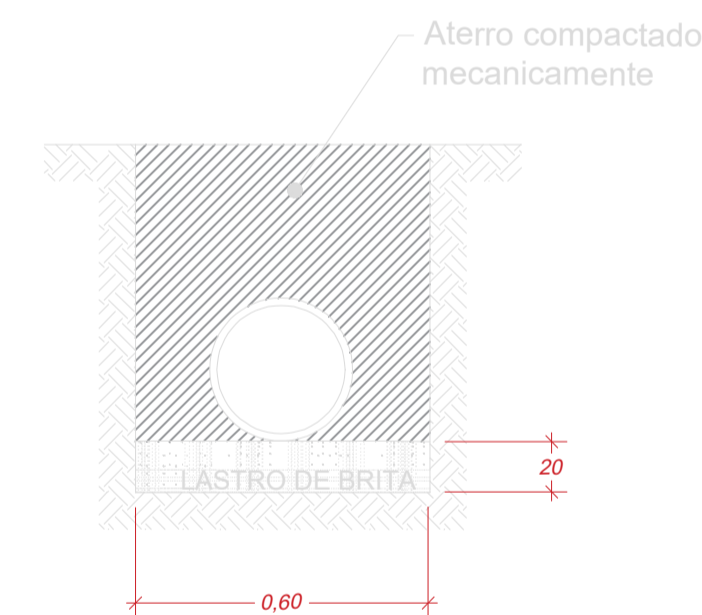

DETALHE DRENAGEM - ESCAVAÇÃO SEM ESCALA

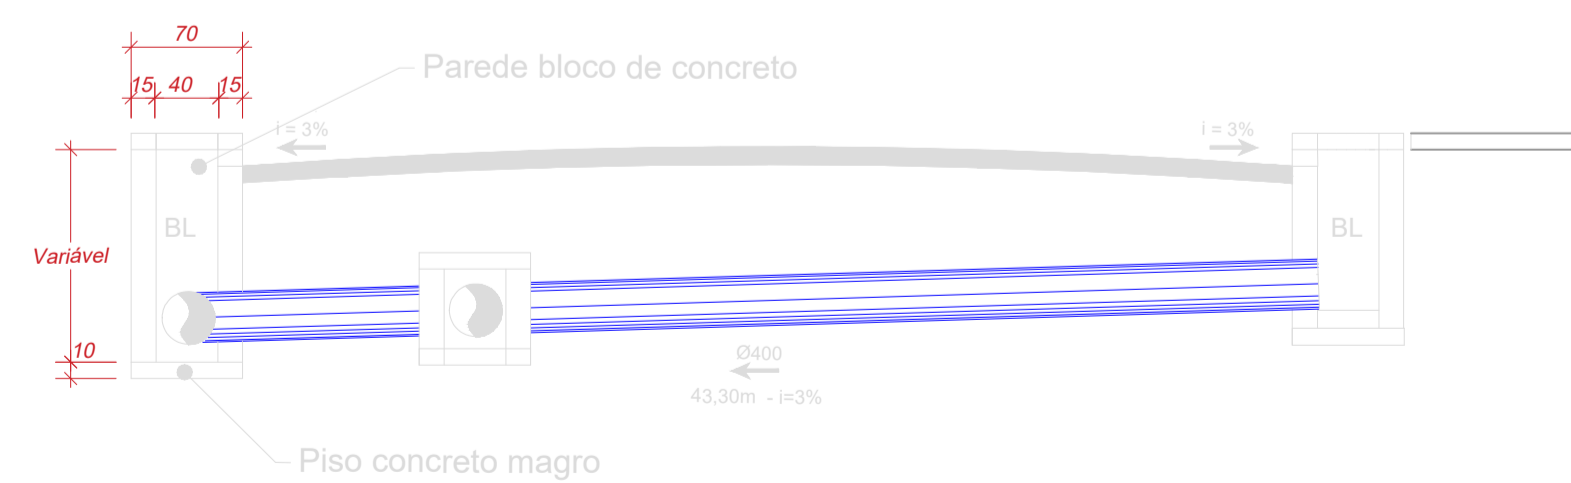

DETALHE DRENAGEM - PERFIL TRANSVERSAL SEM ESCALA

PREFEITURA MUNICIPAL DE PESCARIA BRAVA

Título: PROJETO PAV. RUA FRANCISCO MANOEL

Prefeitura Municipal de Pescaria Brava

Endereço da Obra: SANTIAGO / PESCARIA BRAVA / SC

Resp. Projeto: ARIELE CORRÊA GUEDES

Resp. Projeto: CÁSSIA GOULART NOGUEIRA

Data: 09/05/2024

Escala: INDICADA

Folha: 02